


EDIFICIO N.3 Pianta Piano Terra

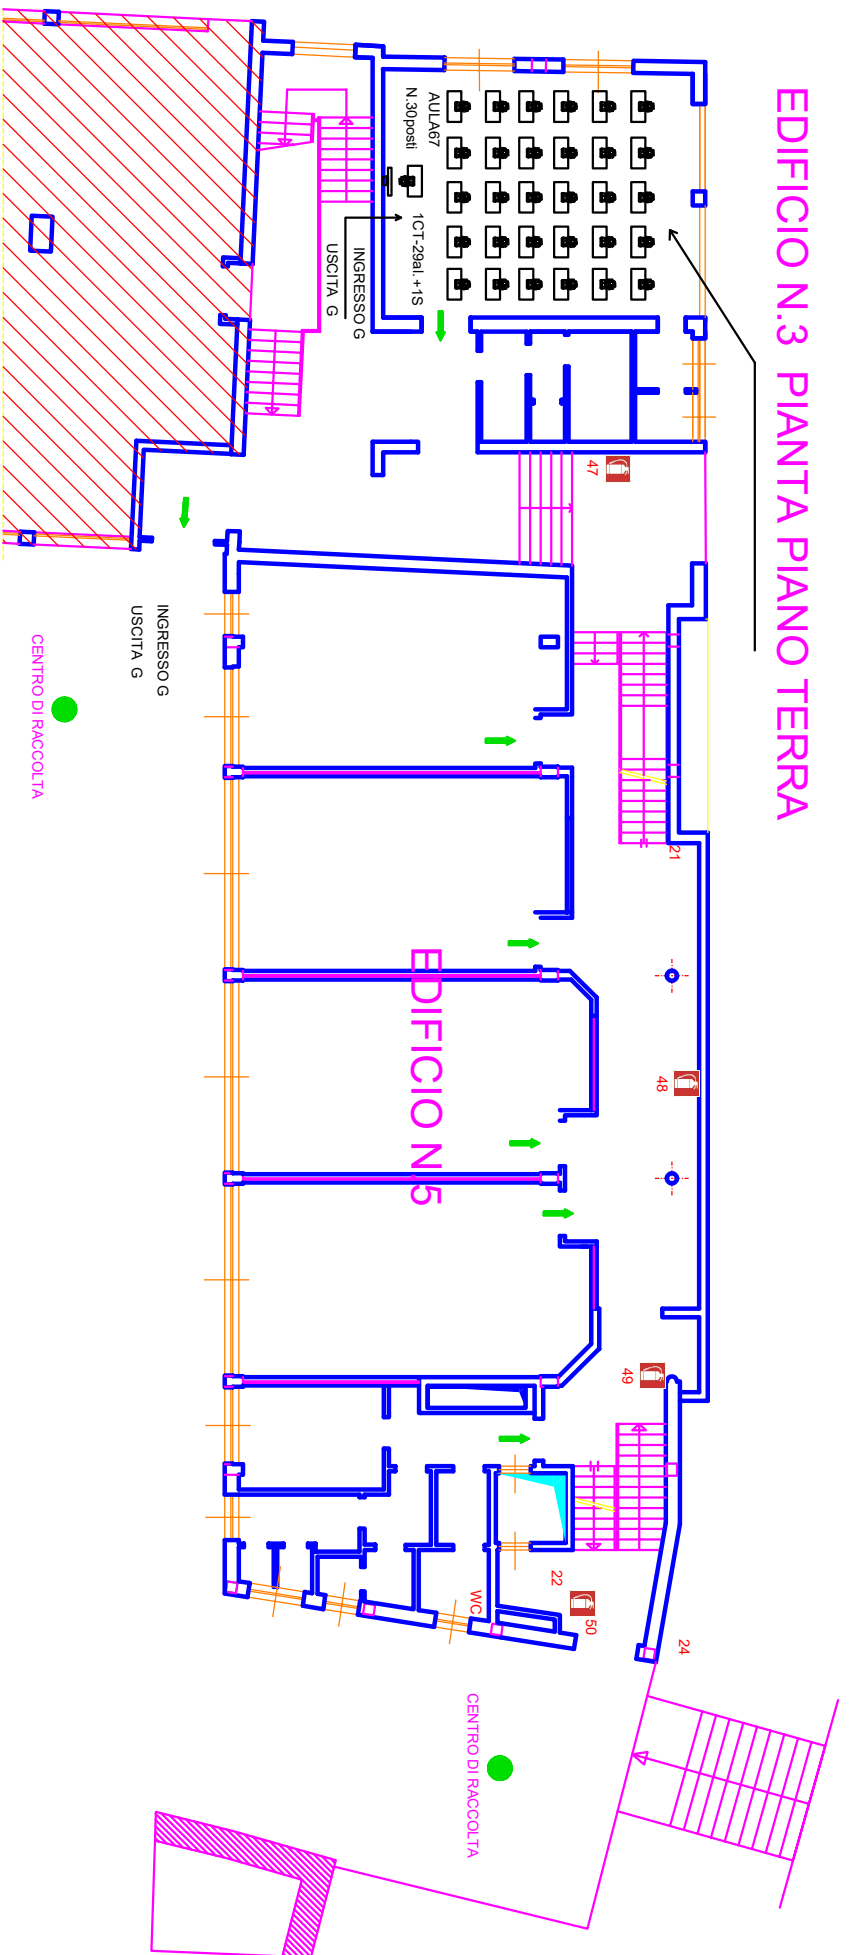

LEGENDA

IPRANTE UNIT 45 A MURRO CON TUBAZIONE FLESSIBILE E LANCIA 45 mm. UNI
ESTINTORE PORTATILE
REVELATORE DI FUMO
ATTACCO MOTOROMPA UNI 70-445
VIE DI FUGA
CENTRO DI RACCOLTA
LAMPADA EMERGENZA 8W
ALLARME OTTICO
PULSANTE ANTINCENDIO
DIFFUSIONE SONORA
CENTRALINA ANTINCENDIO ED EVACUAZIONE

SOPRA: DISEGNO IN AREA PROTETTA
 ACCESSI PIANI

ISTITUTO SUPERIORE " IVAN PIANA "
Via XX Settembre n 4 LOVERE (BG)

OGGETTO:
PIANTE EDIFICIO 3

Scala: 1/100
Data: 23/01/2019