


EDIFICIO N.3 PIANTA PIANO SECONDO

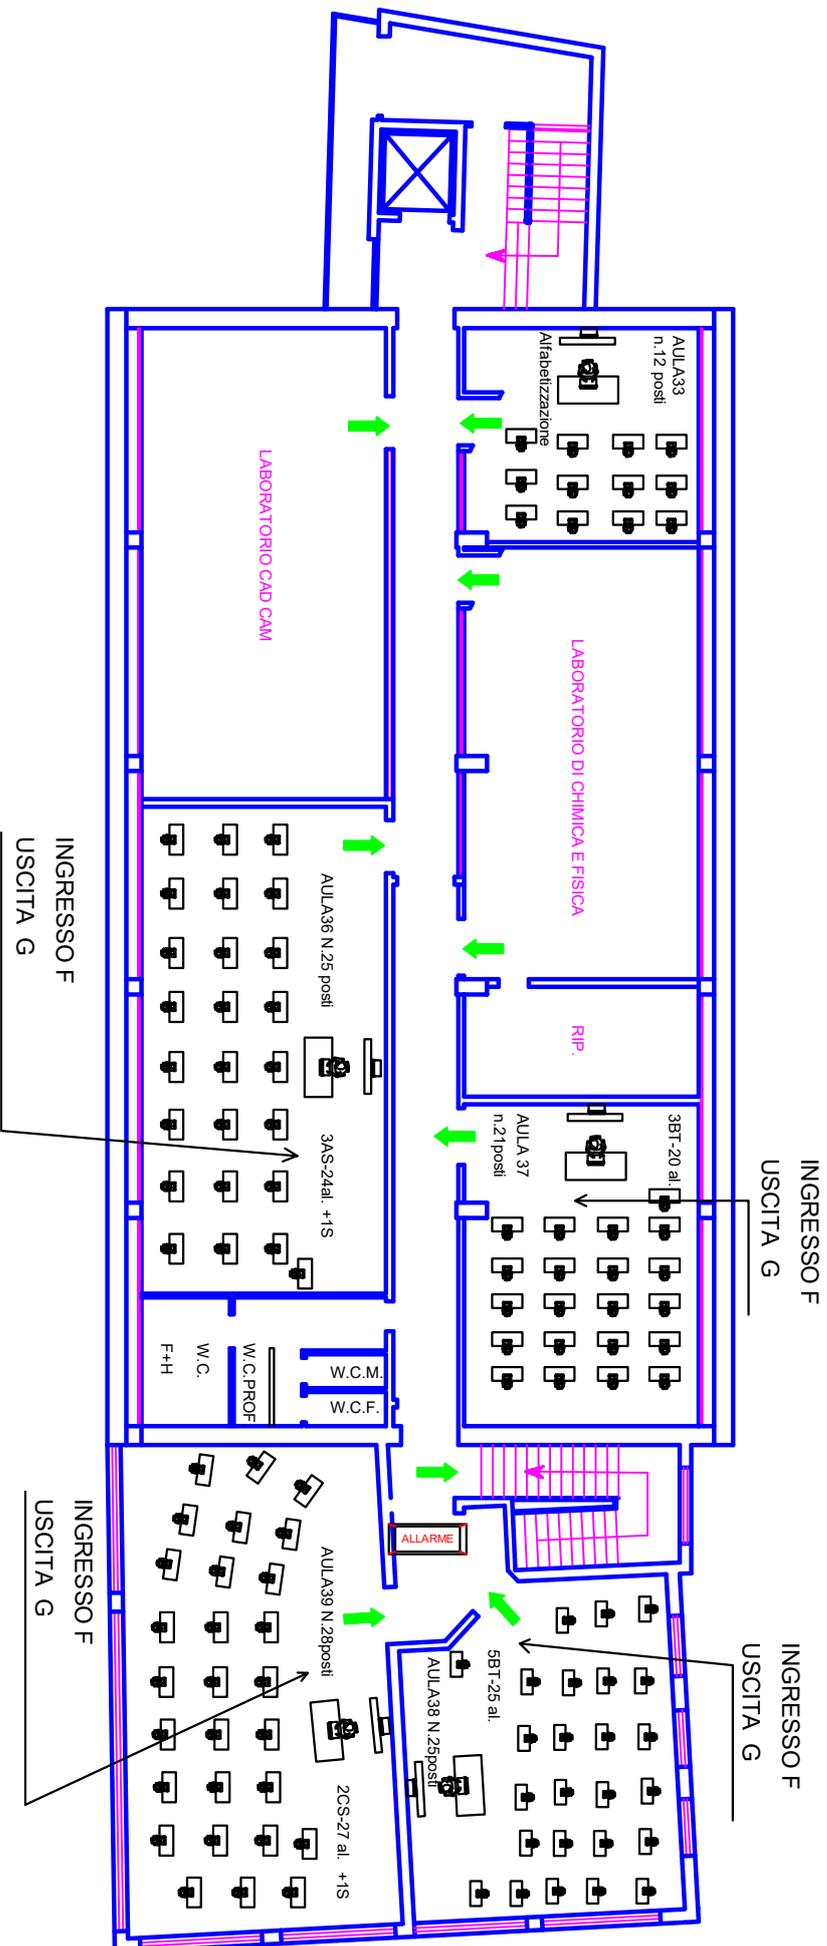

LEGENDA

| |
|---|
| ACCES POINT |
| IDRANTE UNITAS A MURO CON TUBAZIONE FLESSIBILE E LANCIA 45 mm LUN |
| ESTINTORE PORTATILE |
| RIVELATORE DI FUMO |
| ATTACCO MOTORPOMPA UNI 70-445 |
| VIE DI FUGA |
| CENTRO DI RACCOLTA |
| LAMPADA EMERGENZA 8W |
| ALLARME OTTICO |
| PULSANTE ANTINCENDIO |
| DIFFUSIONE SONORA |
| QUADRO ELETTRICO |

ISTITUTO SUPERIORE "Ivan Piana"
Via XX Settembre n. 4 LOVERE (BG)

OGGETTO:

PIANTE EDIFICIO 3

Scala

1/200

Data

23/01/2019

Disegnatore